
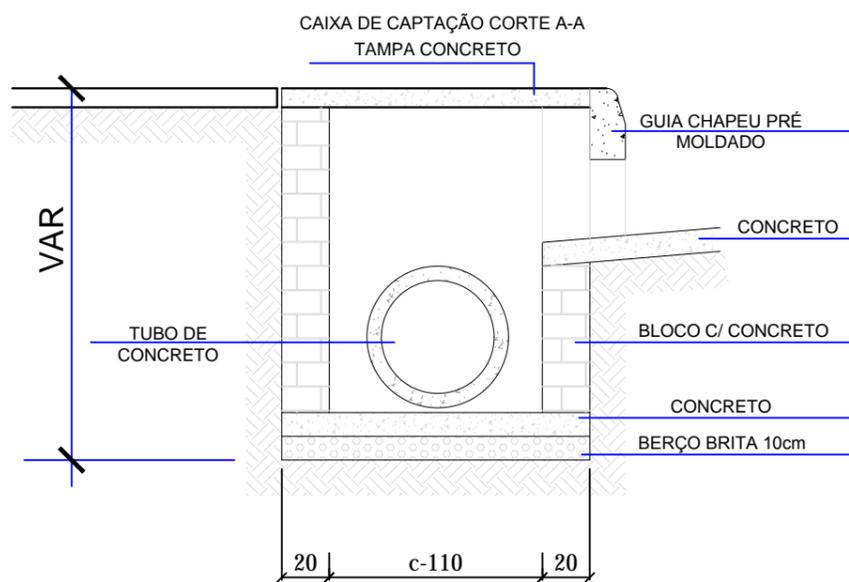



PREFEITURA MUNICIPAL DE LAGES

DRENAGEM E PAVIMENTAÇÃO EM PAVER
RUA MIGUEL DE OLIVEIRA - BAIRRO VILA NOVA


DRENAGEM ESCALA 1:500

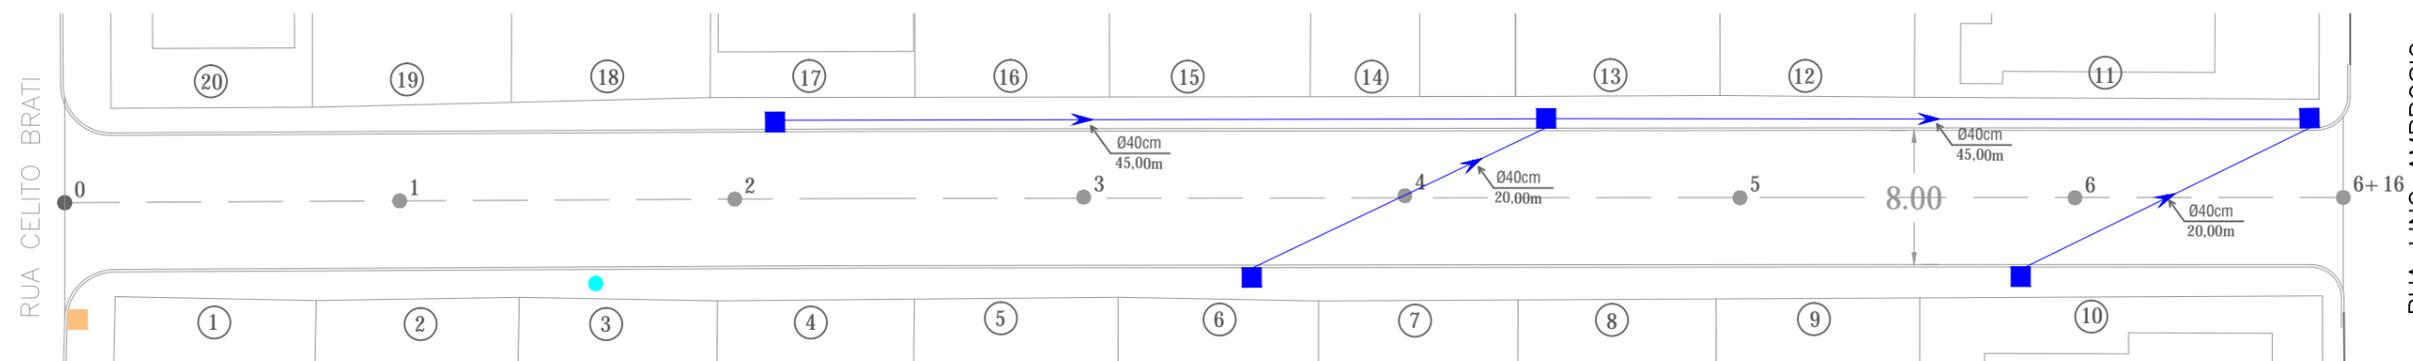


PLANTA BAIXA CAIXA DE CAPTAÇÃO

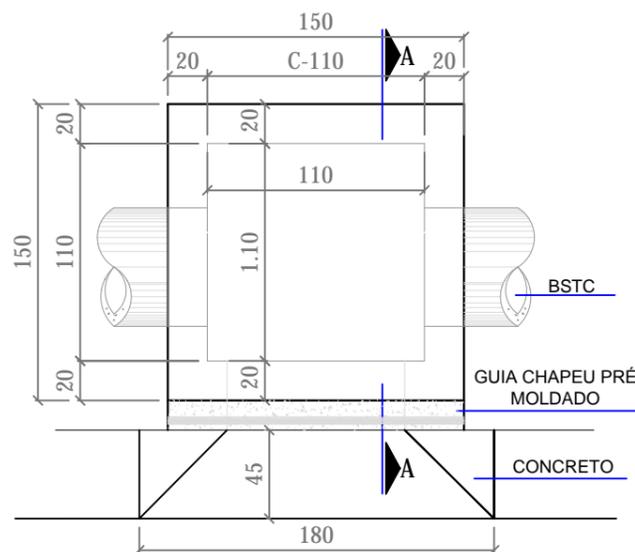

PERFIL:

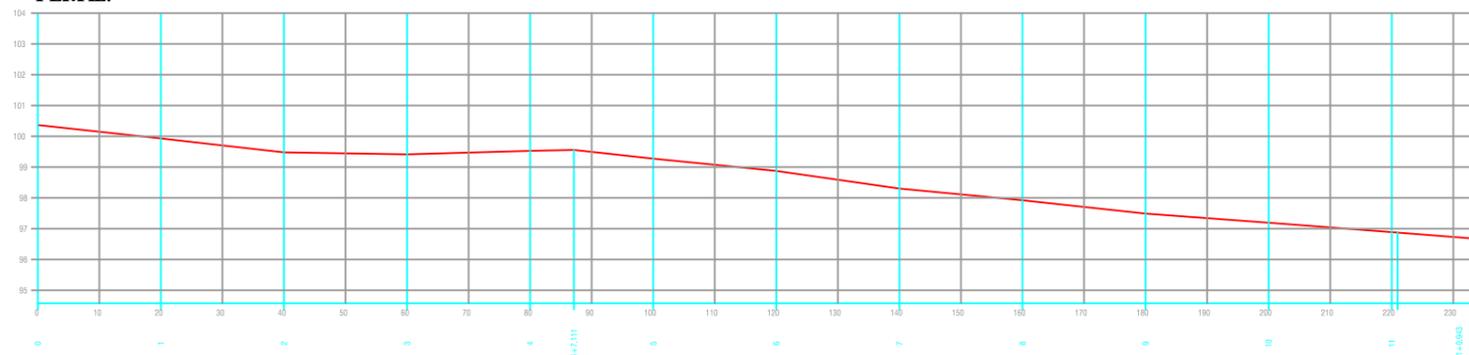

DETALHE BOCA DE LOBO

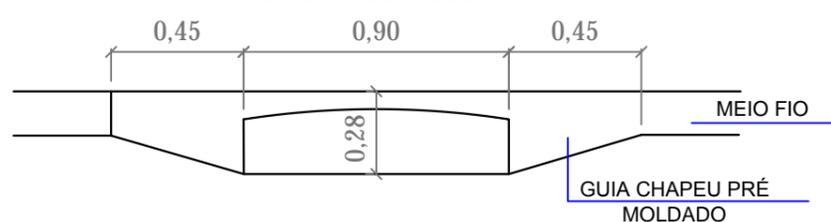

DIMENSÕES DA CAIXA DE CAPTAÇÃO

D2 (SAIDA DO TUBO)	C	E
CC-2 0,40	1,10	1,10
CC-2 0,60	1,10	1,32
CA-1 0,60	1,10	1,38
CA-1 0,80	1,10	1,60
CA-1 1,00	1,10	1,80
CA-1 1,20	1,10	2,04

LEGENDA:

- Caixa de captação existente
- Caixa de captação executar
- Ø40cm / 28,00m Drenagem com sentido orientado



PROJETO PAVILAGES

SECRETARIA DE PLANEJAMENTO E OBRAS
Secretário João Alberto Duarte



Antônio Vanderlei da Silva Melo
ASSESSOR DE GOVERNO



Responsável Técnico Eng. Edson Teixeira da Silva
CREA/SC - 068512-1

02/09/2021

01/02