

PREFEITURA MUNICIPAL DE LAGES

DRENAGEM E PAVIMENTAÇÃO EM LAJOTA SEXTAVADA

RUA WALDECK AURÉLIO SAMPAIO

BAIRRO ARAUCÁRIA


DRENAGEM ESCALA 1:500

Rua Dr. Aujor Luz


Rua Argeu Alves

PERFIL:

CAIXA DE CAPTAÇÃO CORTE A-A
TAMPA CONCRETO

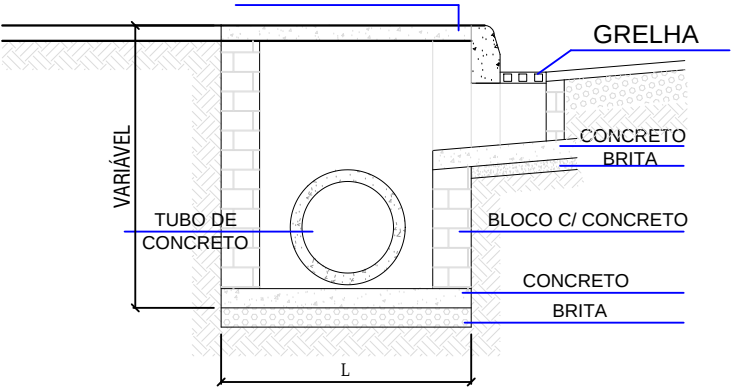

PLANTA BAIXA CAIXA DE CAPTAÇÃO

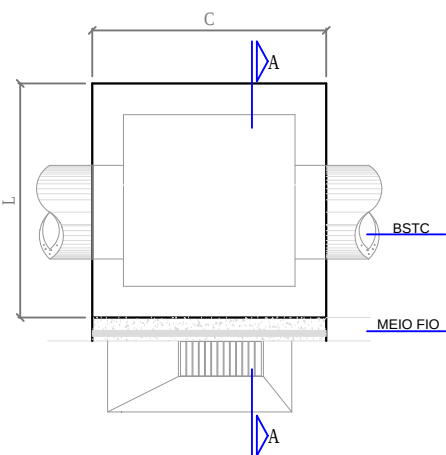

DIMENSÕES DA CAIXA


D2 (SAIDA DO TUBO)	C	L
CC-2 0,40	1,10	1,10
CC-2 0,60	1,10	1,32
CA-1 0,60	1,10	1,38
CA-1 0,80	1,10	1,60
CA-1 1,00	1,10	1,80
CA-1 1,20	1,10	2,04

LEGENDA:



Caixa de captação existente
Caixa de captação executar
Drenagem com sentido orientado

DETALHE DA CAPTAÇÃO
NO PASSEIO

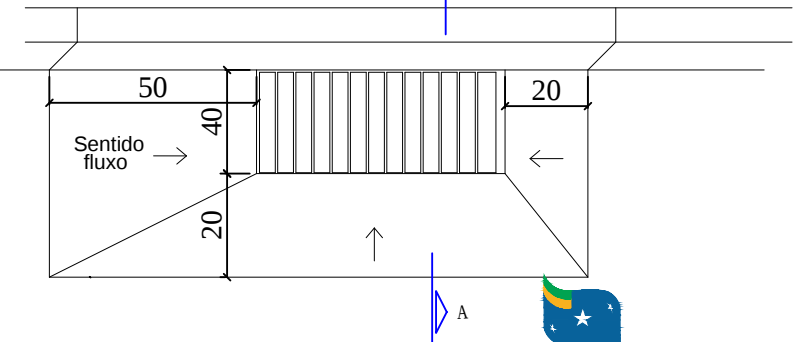

PROJETO PAVILAGES

SECRETARIA DE PLANEJAMENTO E OBRAS
Secretário João Alberto Duarte

Antônio Vanderlei da Silva Melo
ASSESSOR DE GOVERNO

Responsável Técnico Eng. Edson Teixeira da Silva
CREA/SC - 068512-1

02/09/2021

02/02