


PREFEITURA MUNICIPAL DE LAGES
DRENAGEM E PAVIMENTAÇÃO EM LAJOTA SEXTAVADA
RUA MIGUEL DE OLIVEIRA TRECHO II - BAIRRO VILA NOVA


DRENAGEM ESCALA 1:250

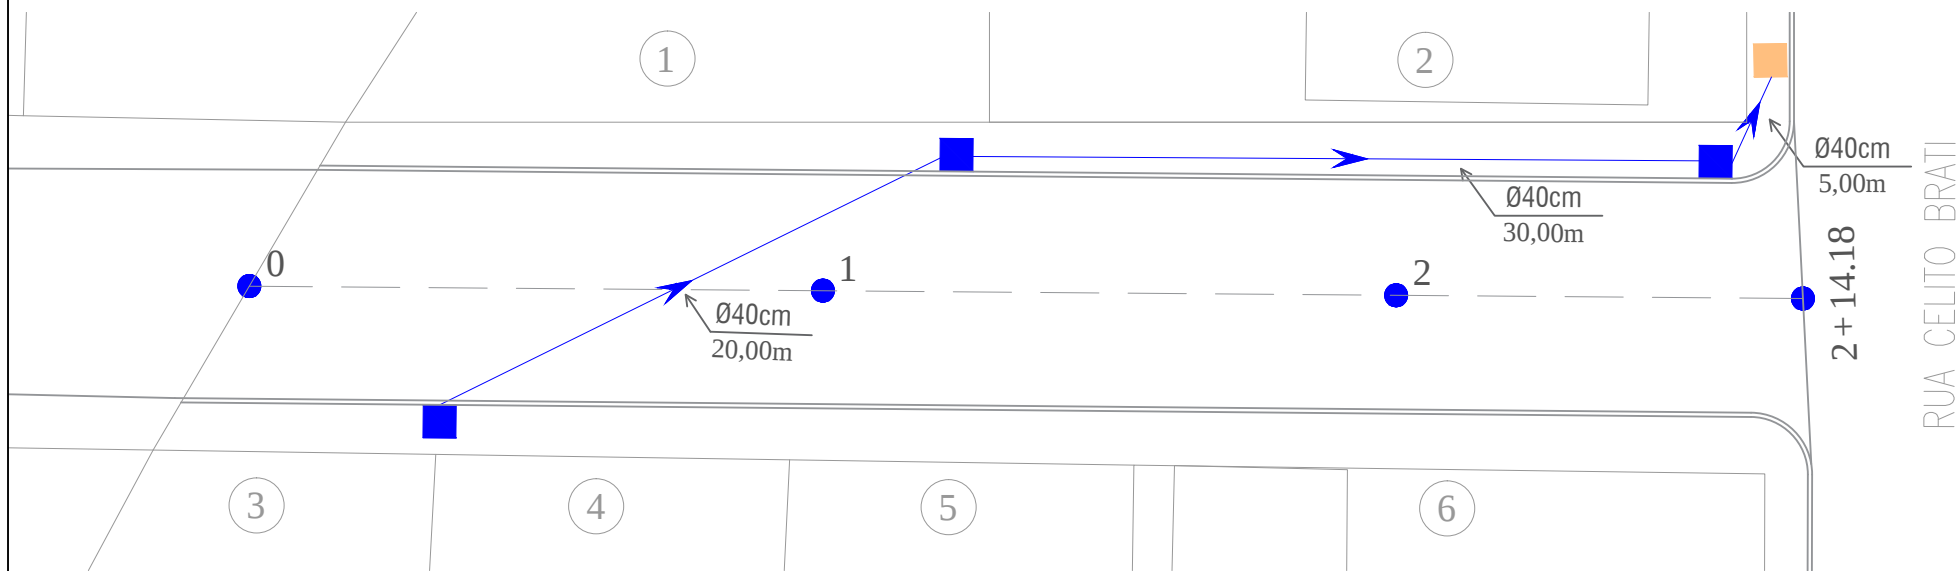


DIMENSÕES DA CAIXA DE CAPTAÇÃO

D2 (SAIDA DO TUBO)	COMPRIMENTO	LARGURA
CC-2 0,40	1,10	1,10
CC-2 0,60	1,10	1,32
CA-1 0,60	1,10	1,38
CA-1 0,80	1,10	1,60
CA-1 1,00	1,10	1,80
CA-1 1,20	1,10	2,04


GRELHA (0,80X0,333)m

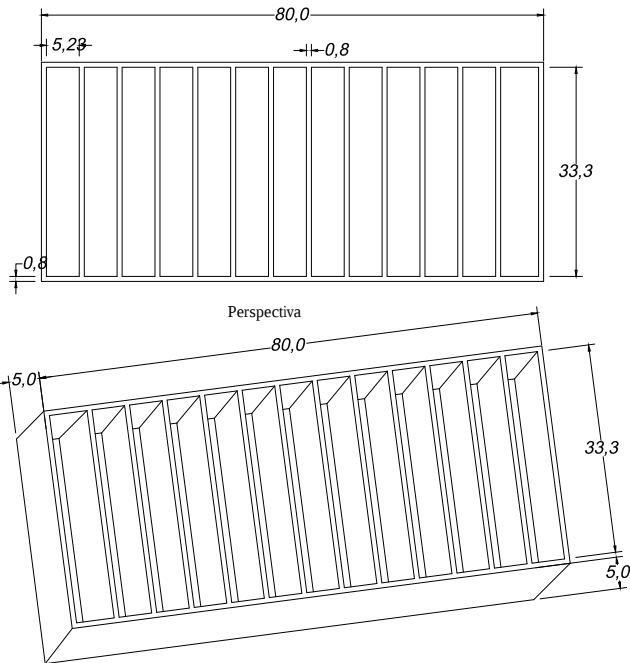


CAIXA DE CAPTAÇÃO CORTE A-A
TAMPA CONCRETO

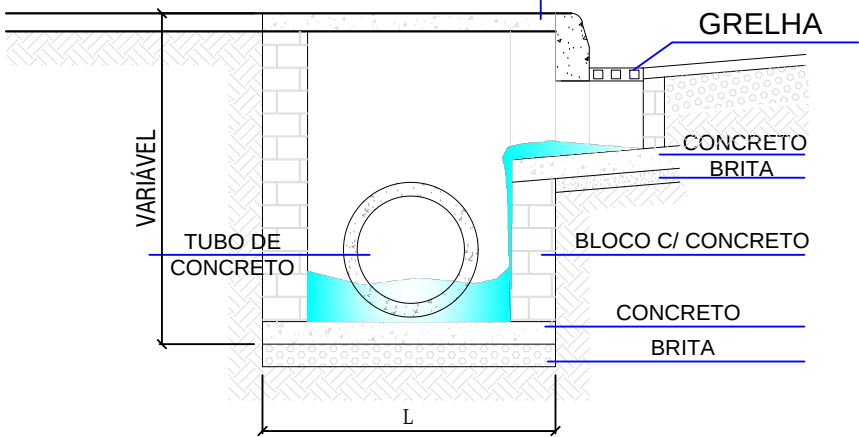

PLANTA BAIXA CAIXA DE CAPTAÇÃO

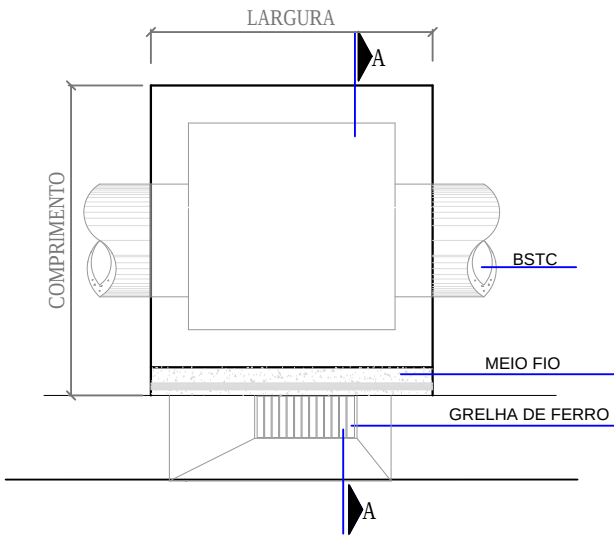

PERFIL:

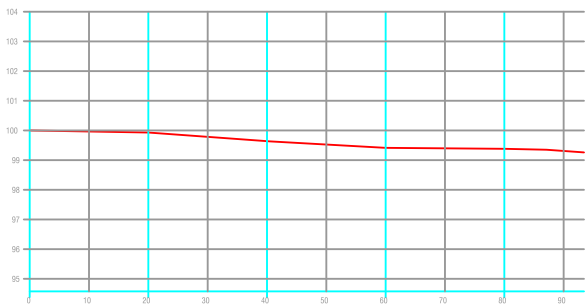

LEGENDA:

- Caixa de captação existente
- Caixa de captação executar
- Ø40cm/28,00m Drenagem com sentido orientado



PROJETO PAVILAGES

SECRETARIA DE PLANEJAMENTO E OBRAS
Secretário João Alberto Duarte

Handwritten signature of Antônio Vanderlei da Silva Melo.

Antônio Vanderlei da Silva Melo
ASSESSOR DE GOVERNO

Handwritten signature of Eng. Edson Teixeira da Silva.

Responsável Técnico Eng. Edson Teixeira da Silva
CREA/SC - 068512-1

02/09/2021

01/02